


电气
给排水

暖通
环保

装饰
建筑

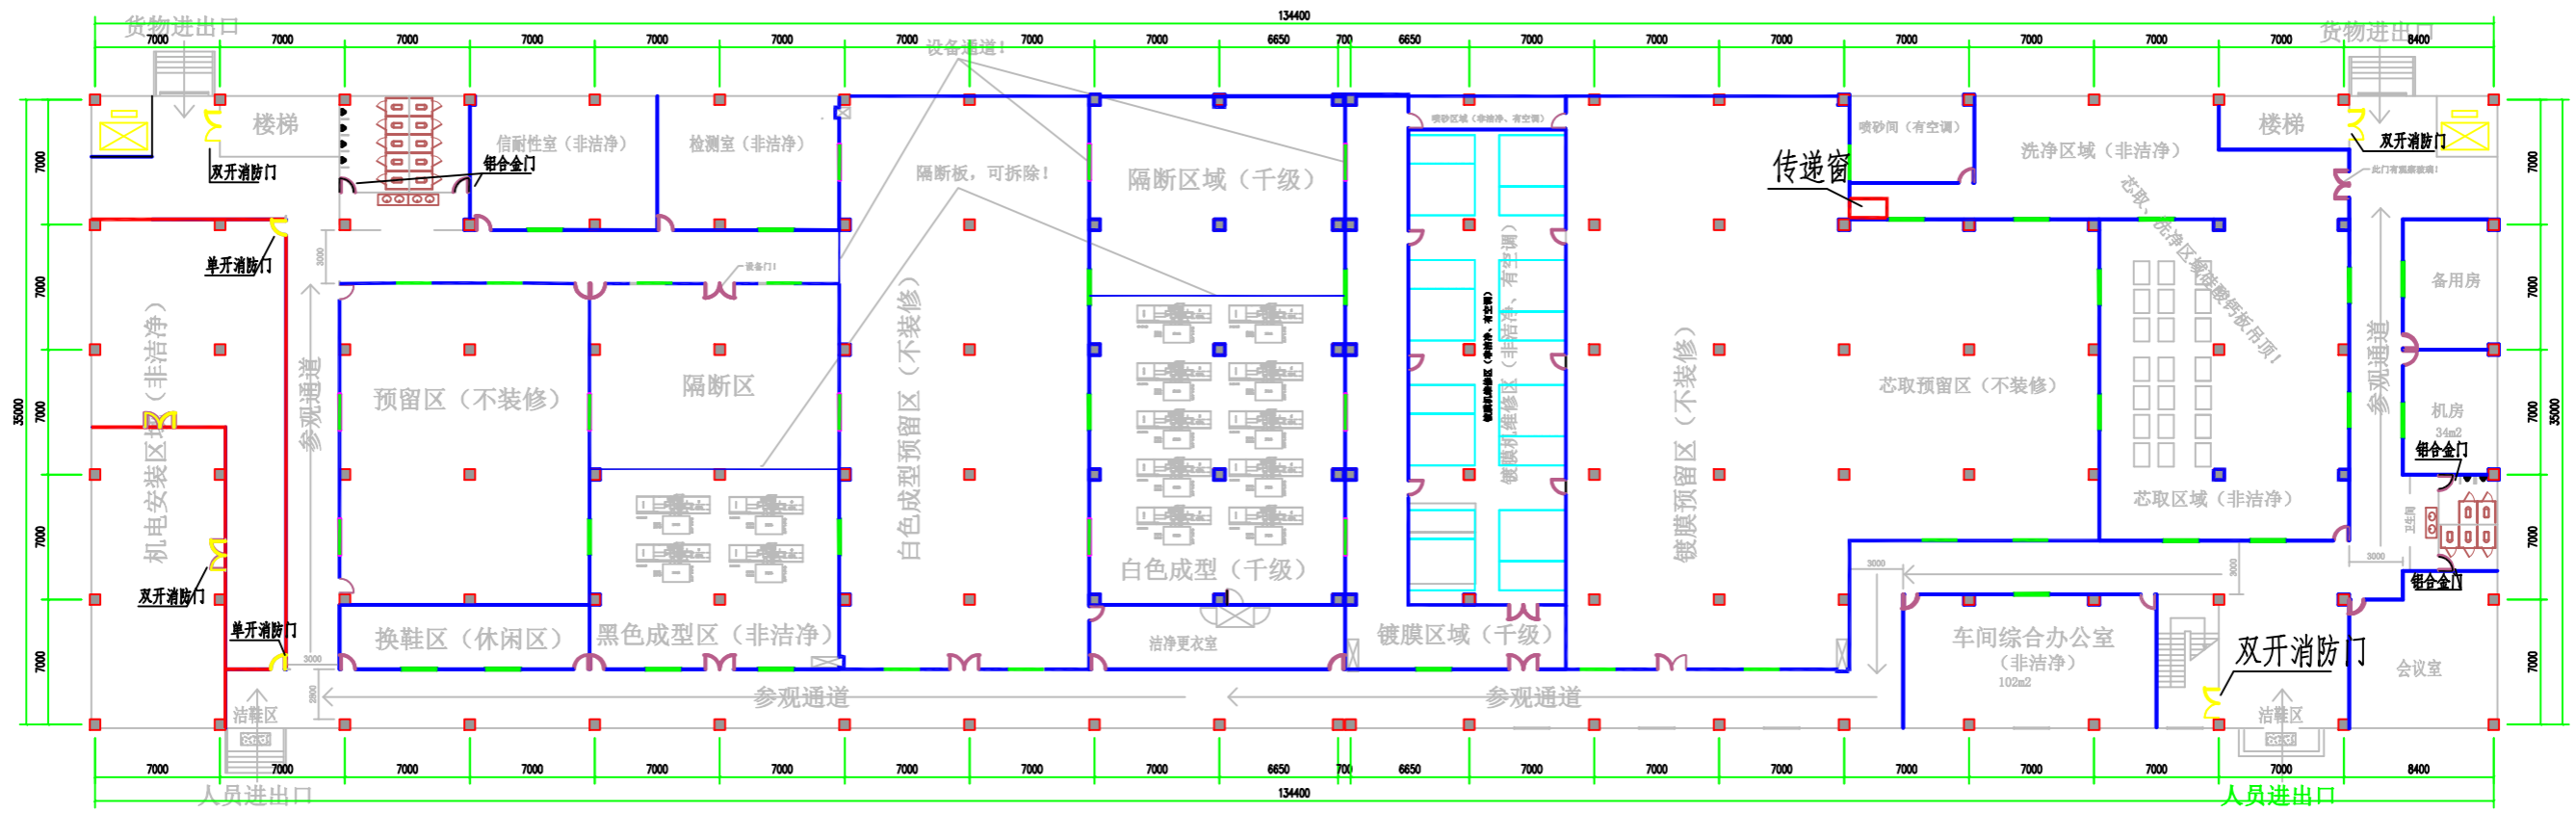

1F 车间平面规划图 1:100

阶段		设计		绘图		建设单位		比例	1:100
专业负责		校对		图号	SJ-01	工程项目	光学镜片车间规划项目	日期	2014.09.16
项目负责		审核		工程号	HYLH-140717	图纸名称	1F车间平面规划图		