


电 气
给 排 水


暖 通
环 保

建 筑
装 饰

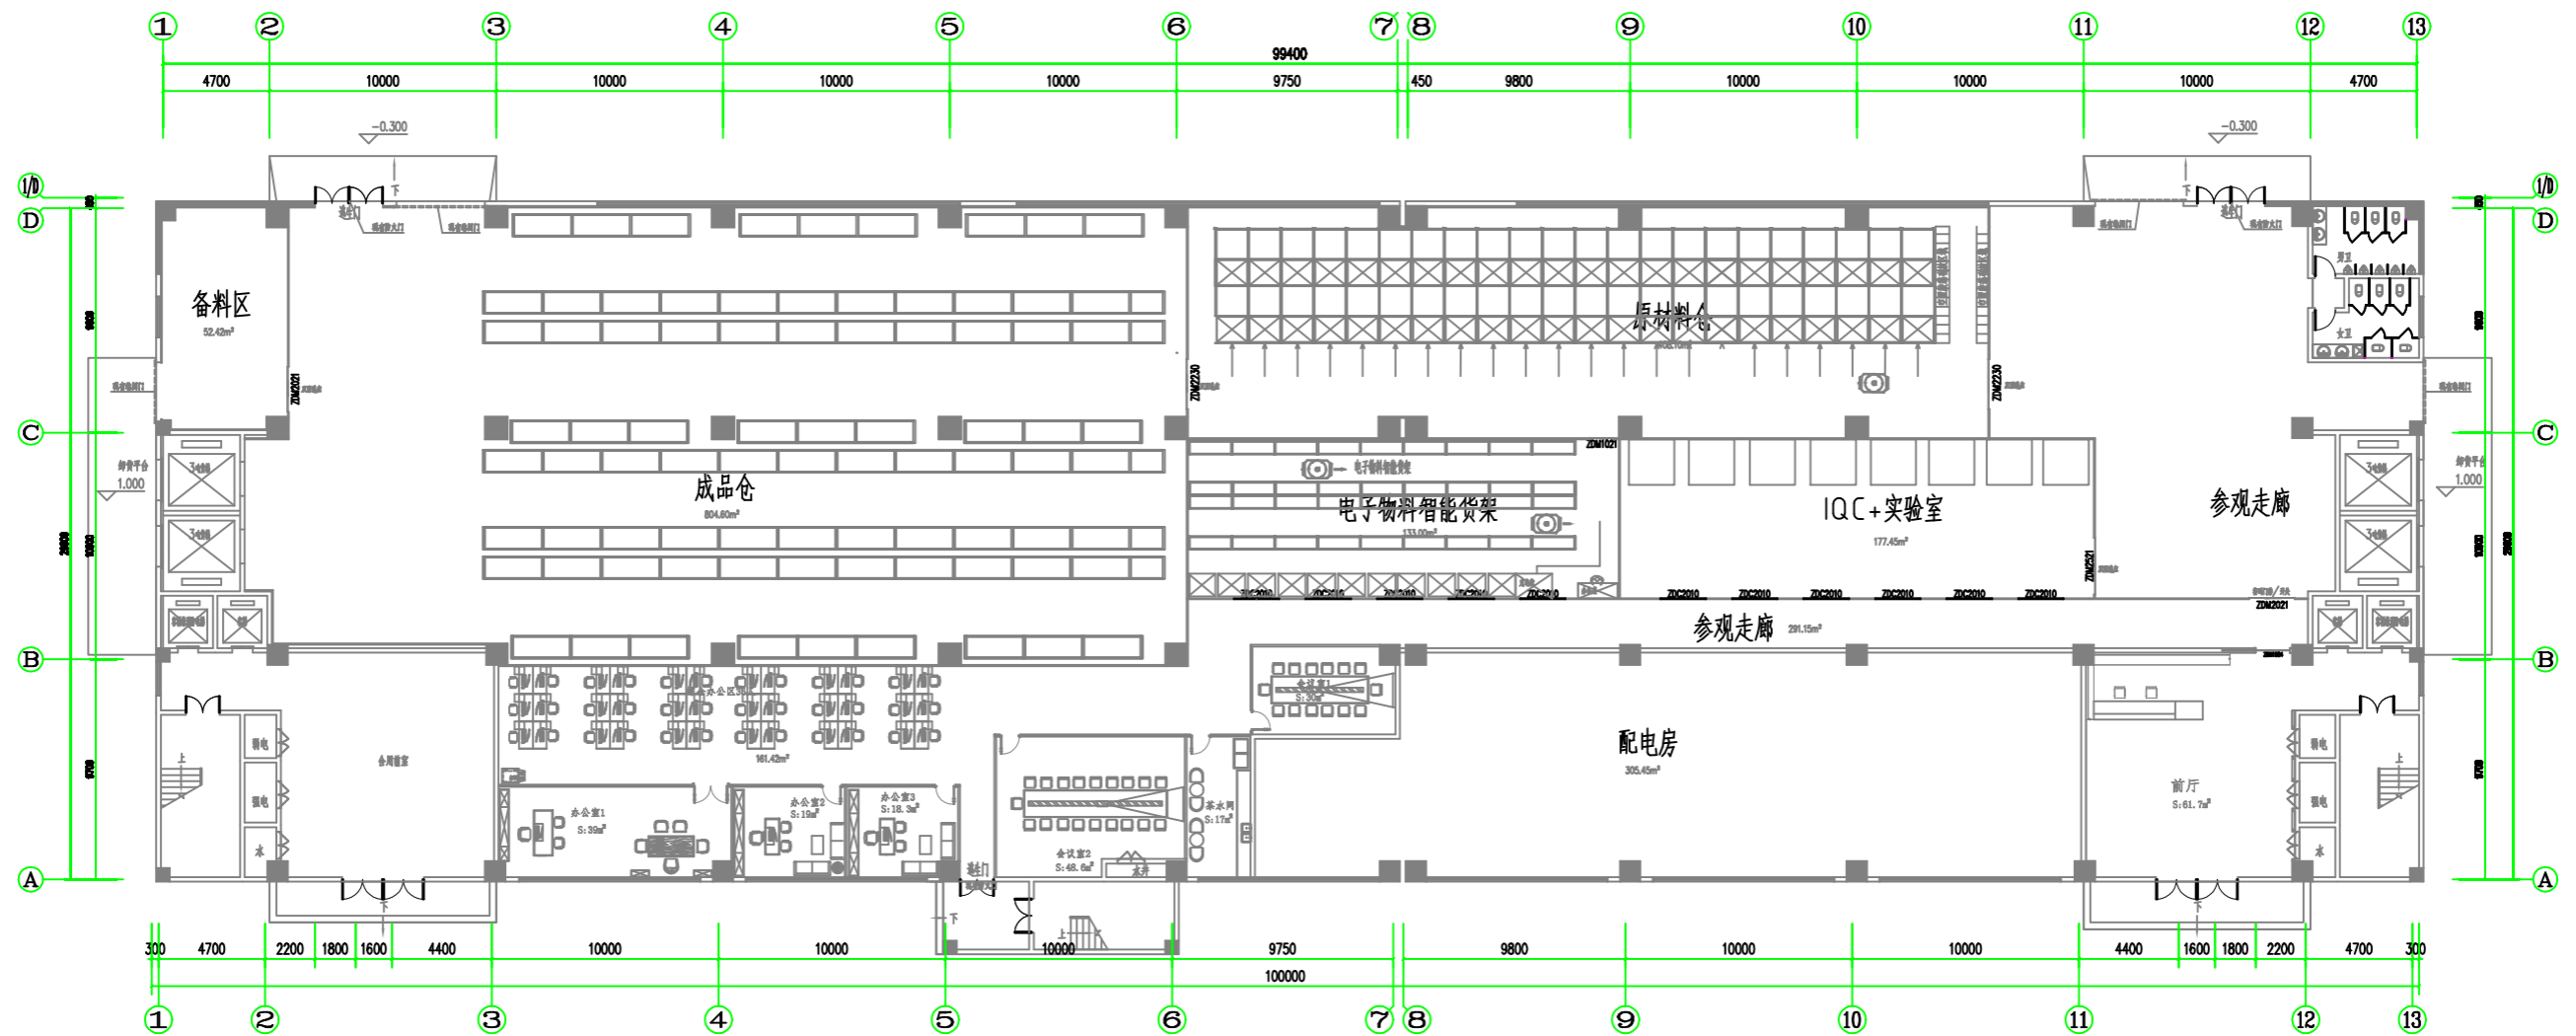

1F车间规划平面图

阶段		设计		绘图		建设单位		比例	
专业负责		校对		图号		工程项目	大功率LED封装车间项目	日期	2022.04.18
项目负责		审核		工程号		图纸名称	1F车间规划平面图		

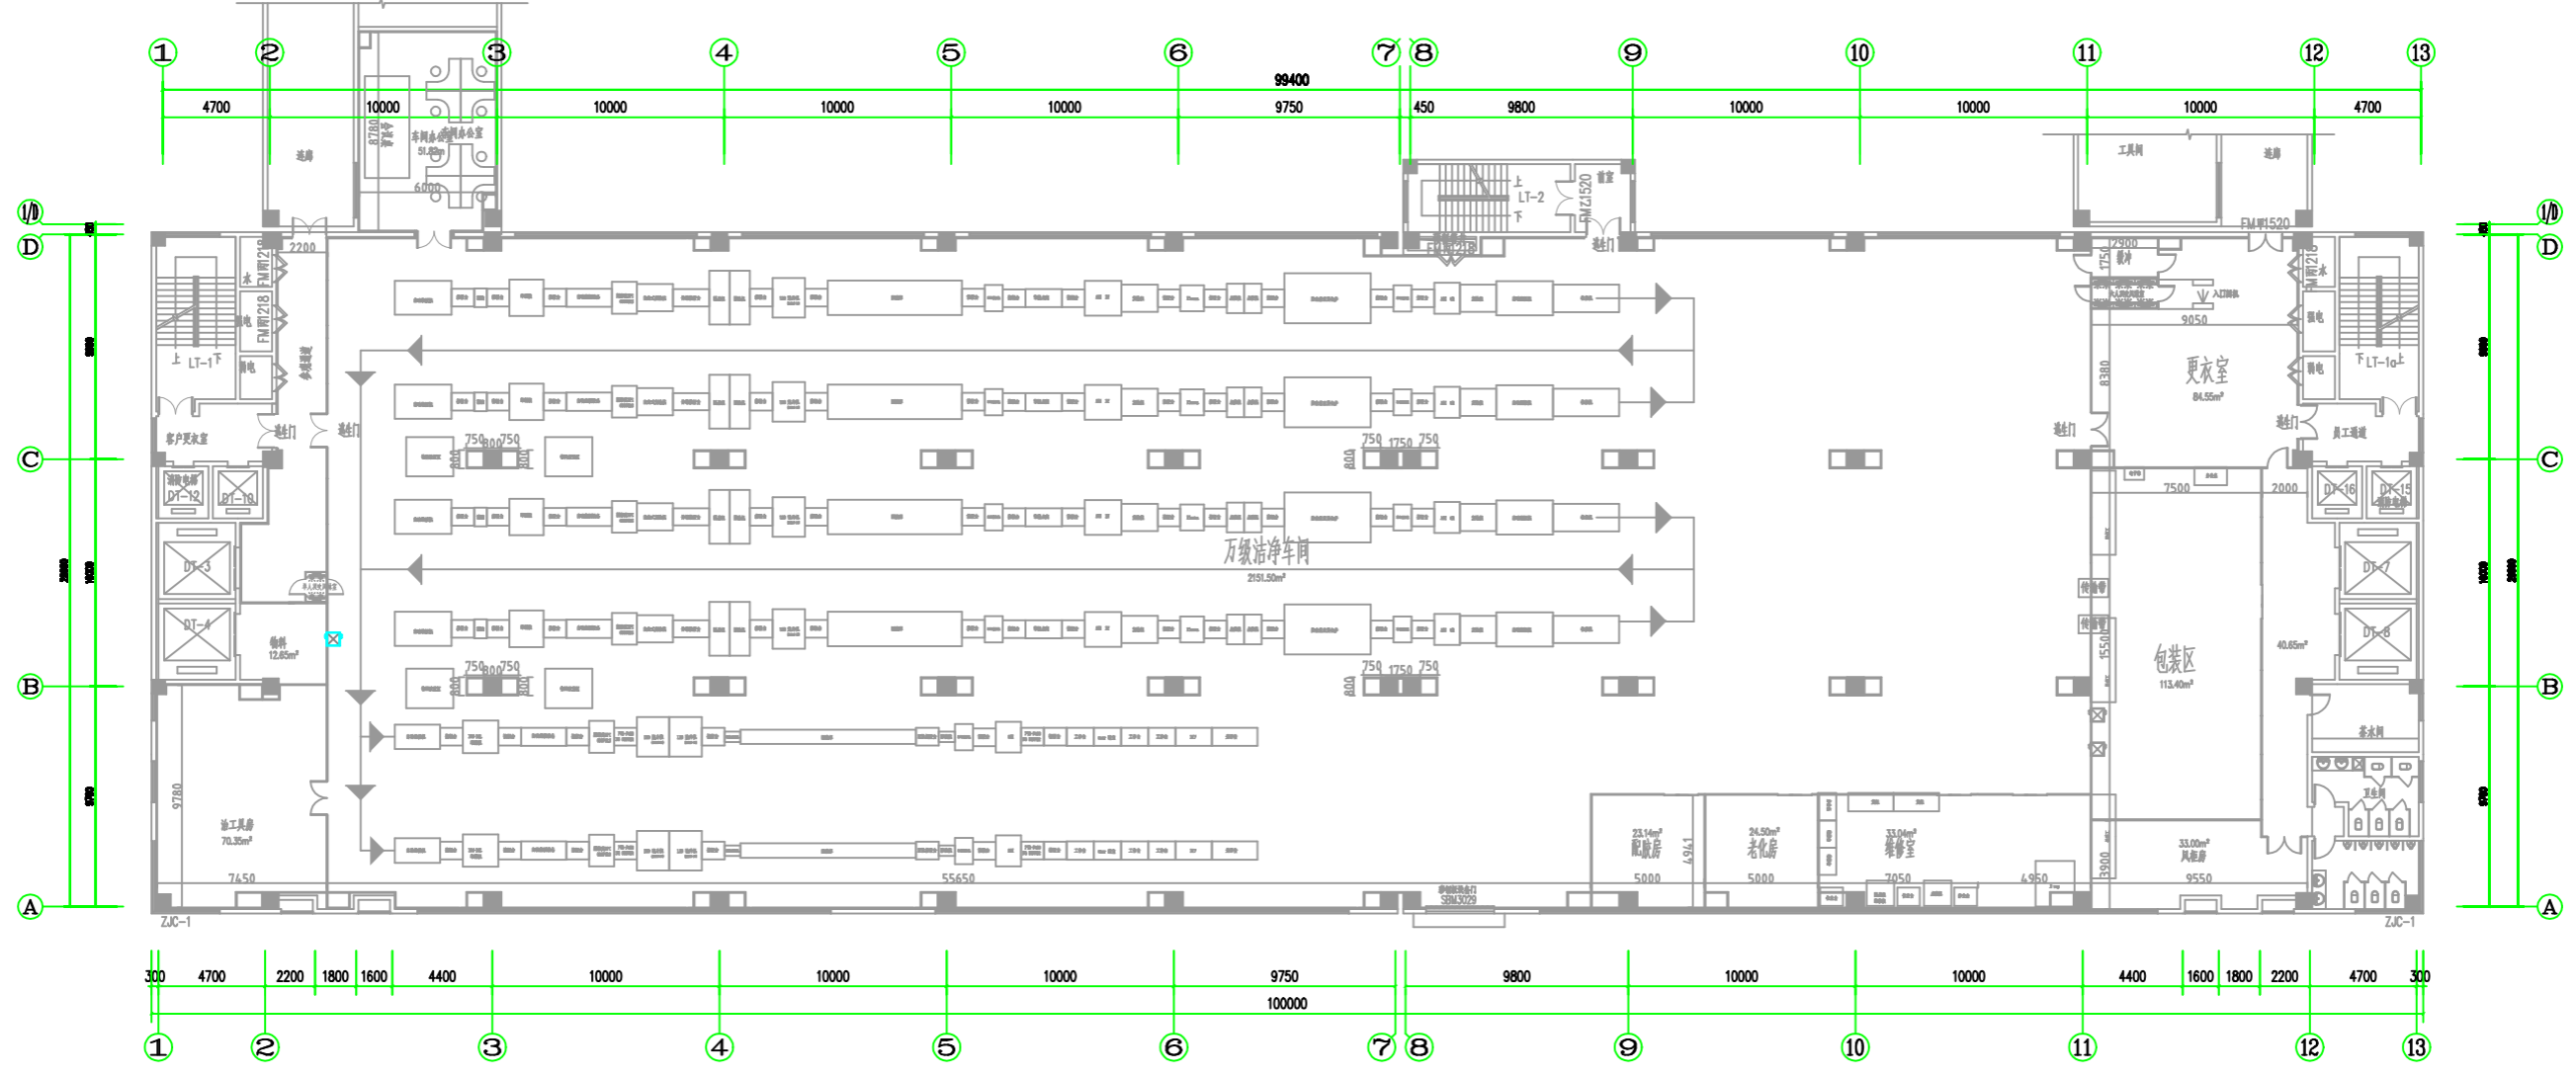

阶段	设计	绘图	建设单位	比例
专业负责	校对	图号	工程项目	大功率LED封装车间项目
项目负责	审核	工程号	图纸名称	
				日期
				2022.04.18